

**PLAFONIERE E LAMPADE DA SOSTITUIRE**

**USCITA CASSA 2**  
**154 LATO B1**  
**136 LATO A1**

**PIANTA 2° PIANO SEMINTERRATO**  
 Scala 1:200

- telecamere n.12 (10 autorimessa + 2 scale)
- telecamere n. 2 (riconoscimento targhe)

*Paolo...*


 S.p.A. Servizio 24ore  
 00188 Orvieto (TR) - via della spina, 43  
 www.serviziop24.com    info@serviziop24.com    Tel. Fax 0763 30900    Mobile 339399333

Comune di Orvieto  

**LAVORI DI ADEGUAMENTO E POTENZIAMENTO DEL SISTEMA DI MOBILITA' ALTERNATIVA**  
 Autorimessa Campo Boario - (Piano L.R. 49/97 - anno 2014)  
 PROGETTO ESECUTIVO INTERVENTI

TAV. N.  
**3**    **PIANTA PIANO autorimessa S2**


COMMITTENTE:	REV.	DATA	OGGETTO
COMUNE DI ORVIETO Via Garibaldi, 8 05018 Orvieto (TR)	0	LUG 21	PROGETTO ESECUTIVO INTERVENTI

E766

○ Cassa automatica

PLAFONIERE E LAMPADE DA SOSTITUIRE

USCITA CASSA 2  
154 LATO B2  
136 LATO A2

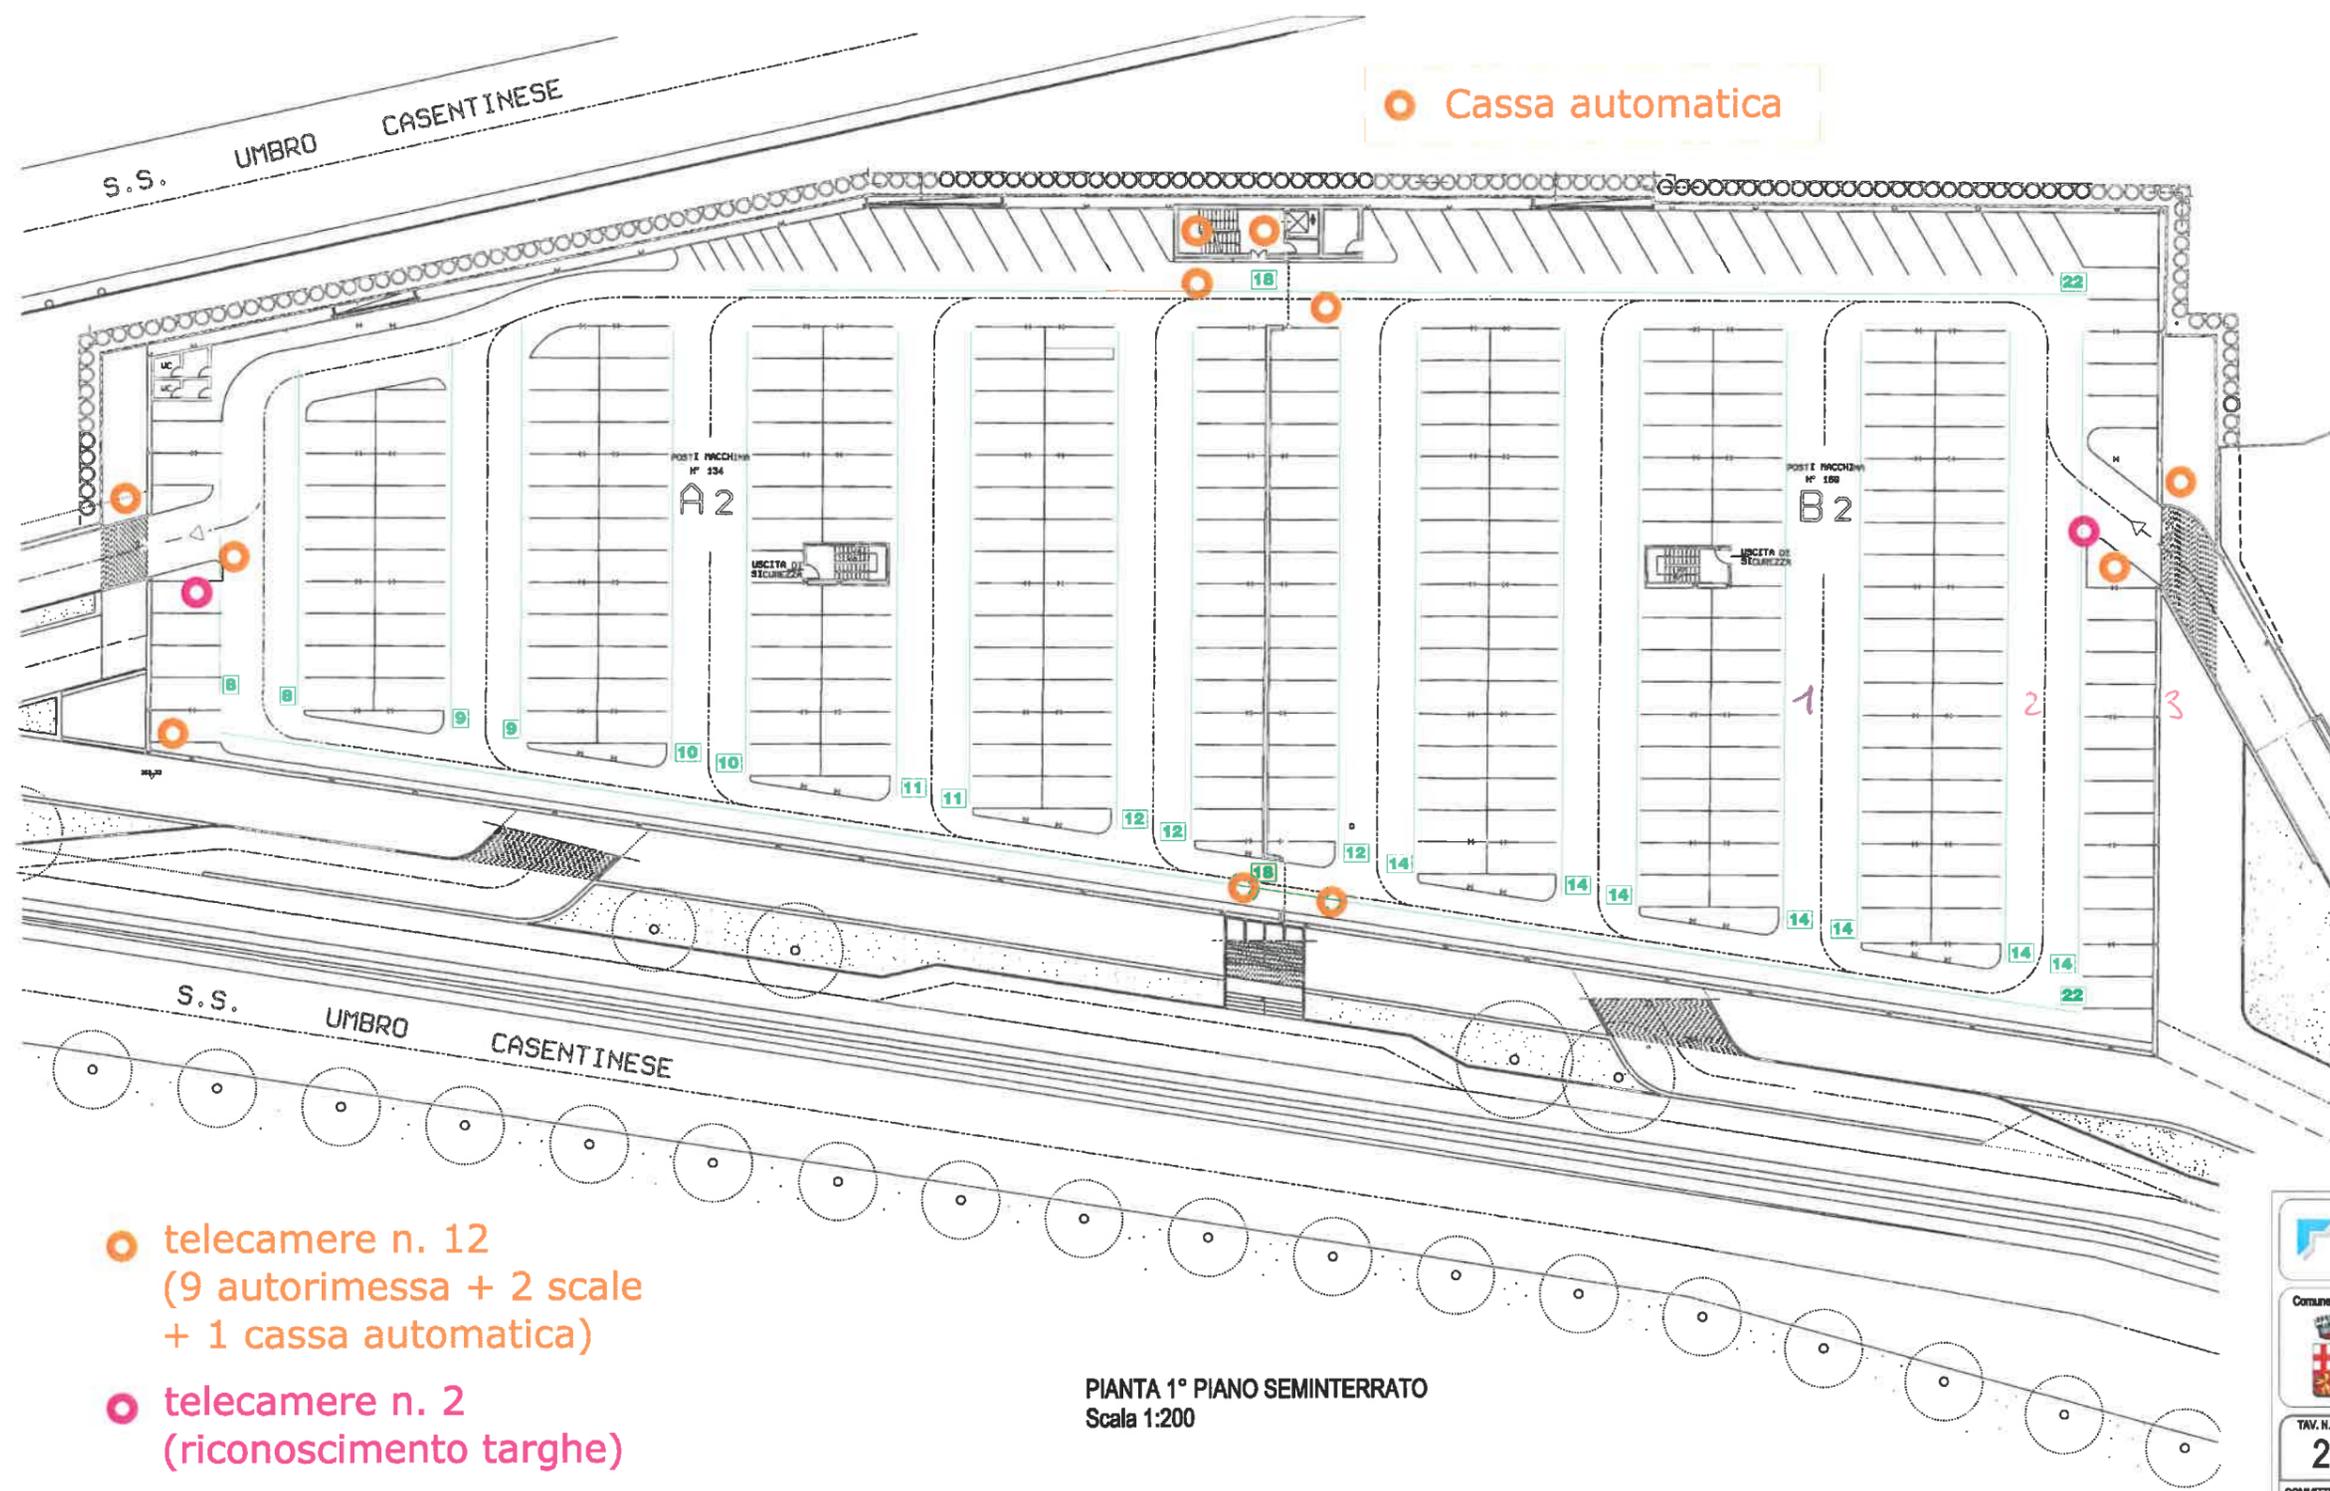

- telecamere n. 12 (9 autorimessa + 2 scale + 1 cassa automatica)
- telecamere n. 2 (riconoscimento targhe)

PIANTA 1° PIANO SEMINTERRATO  
Scala 1:200

*Ing. Enrico Giorgini*  
 Ing. Enrico Giorgini  
 05218 Orvieto (TR) - Via della Repubblica, 4/B  
 www.dalloggiorgini.com | info@dalloggiorgini.com | Tel./Fax: 0763 28990 | Mobile: 339929911  
 A. 494  
 Professione n. 78991

Ing. Enrico Giorgini  
 05218 Orvieto (TR) - Via della Repubblica, 4/B  
 www.dalloggiorgini.com | info@dalloggiorgini.com | Tel./Fax: 0763 28990 | Mobile: 339929911

Comune di Orvieto  

**LAVORI DI ADEGUAMENTO E POTENZIAMENTO DEL SISTEMA DI MOBILITA' ALTERNATIVA**  
 Autorimessa Campo Boario - (Piano L.R. 49/97 - anno 2014)  
 PROGETTO ESECUTIVO INTERVENTI

TAV. N.  
**2** PIANTE PIANO autorimessa S1

COMMITTENTE:	REV.	DATA	OGGETTO
COMUNE DI ORVIETO Via Garibaldi, 8 05218 Orvieto (TR)	0	L.03.21	PROGETTO ESECUTIVO INTERVENTI

E765b